




01 3D FACHADA
ESCALA SEM




2m/anos
VADDIR SANTIAGO DE MOURA
 ENGENHEIRO CIVIL
 CREA-CE 354778
 RNP 062017745

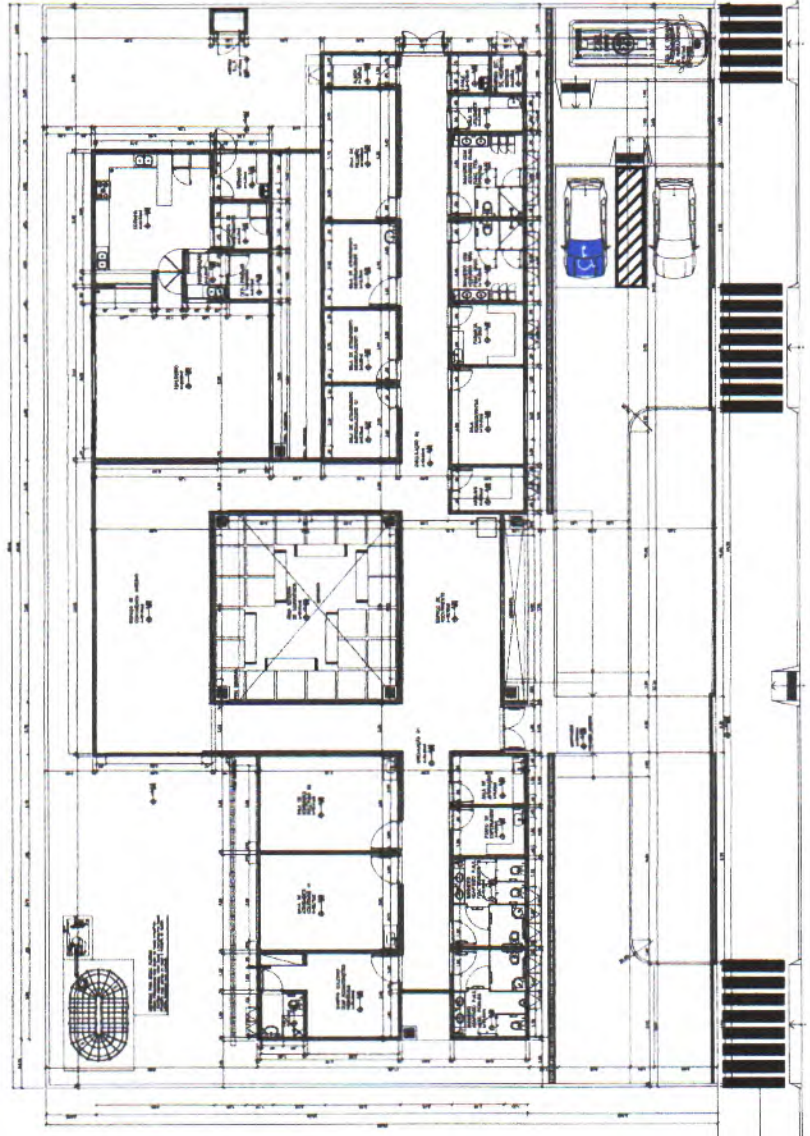

02 Planta Baixa CAPS
ESCALA 3/8"



Vado Saneamento de Moura SANEAMENTO CIVIL 200 ANOS DE RNP 062017745	
(PROF. FIANÇO)	
PLANTA BAIXA CAPS	
PROJETO EXECUTIVO DE CENTRO DE ATIVIDADES EDUCACIONAIS 1 (CAPS I) NO MUNICÍPIO DE NOVA RUSSAS - CE, ATRAVÉS DO NOVO PAC CONTRATANTE: PREFEITURA MUNICIPAL DE NOVA RUSSAS, CE ENDEREÇO: Rua Manoel de Sá, 1000, Universidade, Novo Russas - Ceará CEP: 63600-000 Nº 1000/2019 Nº 1000/2019	
ALÇA TÉCNICA: AREA DO INTERIO/AREA DE INTERIO* ESCALA: 1/500,00 DATA: 04/07/2023 DESENHADOR: VALDIR SANTIAGO SERVIÇOS:	ALÇA: TÉCNICA VALDIR SANTIAGO CREA-CE 354778 RNP 062017745 SERVIÇOS:
OBSERVAÇÃO: Este projeto foi elaborado para atender às necessidades do município de Nova Russas, Ceará, e não se responsabiliza por eventuais danos decorrentes de sua utilização sem a devida supervisão técnica.	
UNICA	

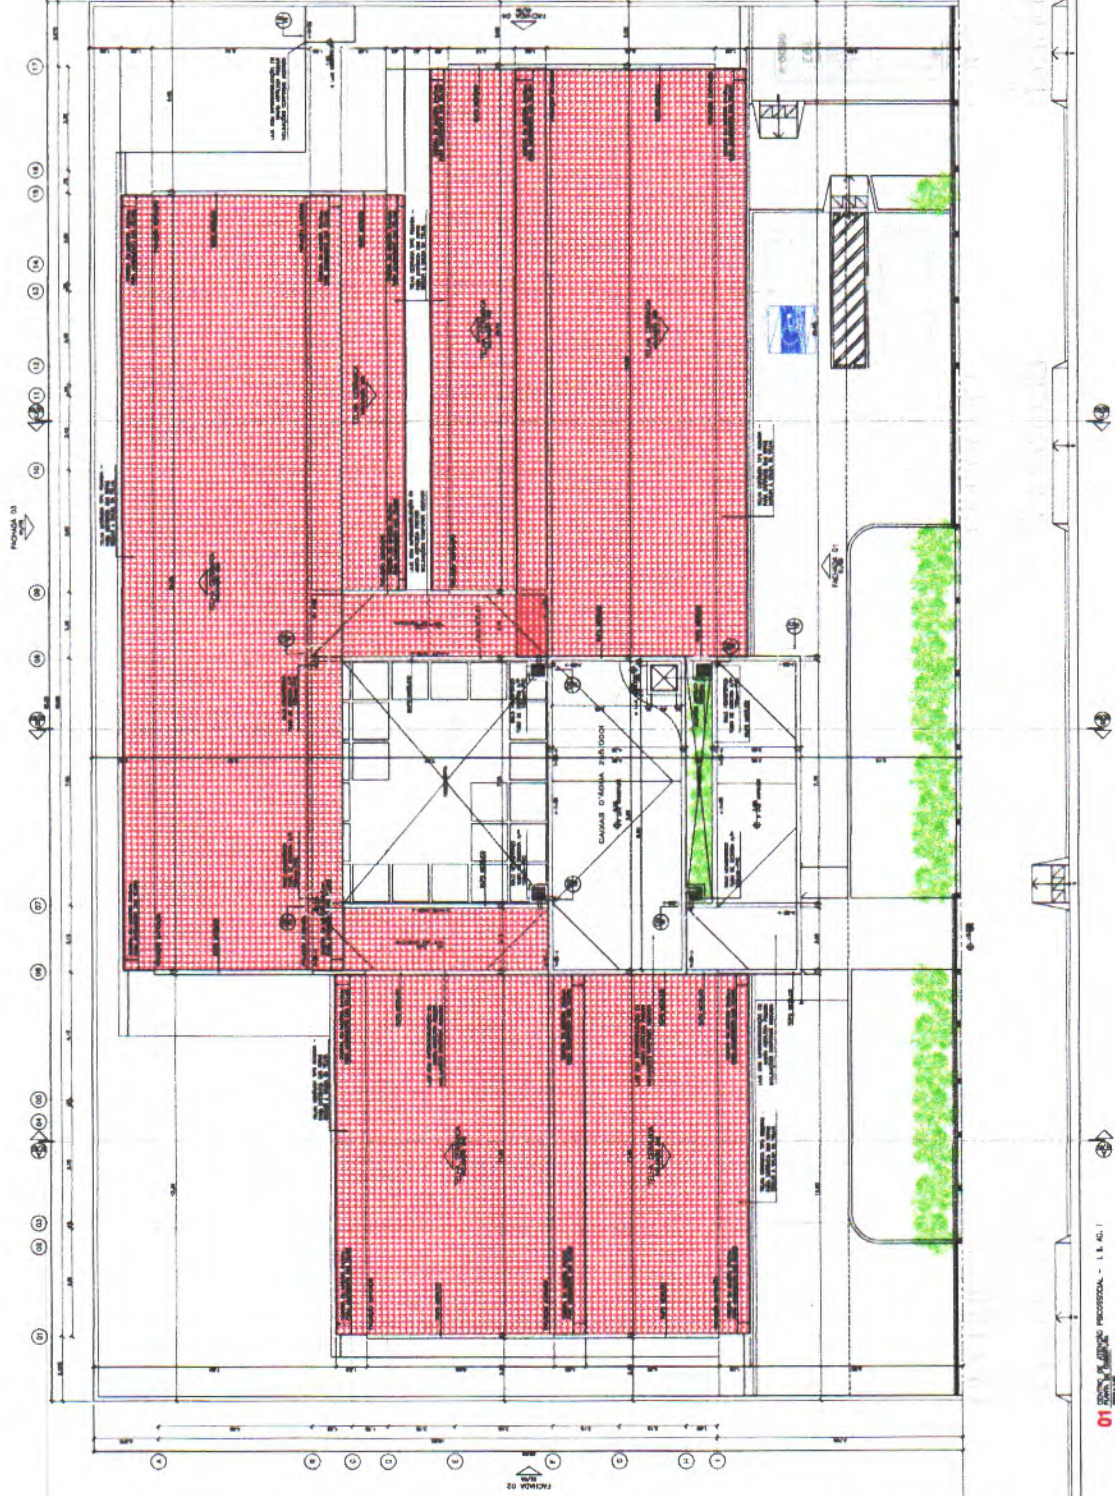

Valdmir Santiago de Moura
VALDMIR SANTOAGO DE MOURA
 ENGENHEIRO CIVIL
 CREA-CE 354778
 R.O.P. 0620177

01 ESCOLA SEN
 PLANTA DE COBERTURA - 1:1 AC. I




01 ESCOLA SEN
PLANTA DE COBERTURA

PROJETO

Valdmir Santiago de Moura
 ENGENHEIRO CIVIL
 CREA-CE 354778
 R.O.P. 0620177

PLANTA BAIXA CAPS	
PROJETO CONSTRUCOÃO DE CENTRO DE ATENÇÃO PROFISSIONAL I CAPS D-III MUNICÍPIO DE NOVA RUSSAS - CE, ATRAVÉS DO NDD PIZ CONTRATANTE: PREFEITURA MUNICIPAL DE NOVA RUSSAS, CE ENDEREÇO: Rua do Socorro de São Ulásio, Nova Russas - Ceará MUNICÍPIO: NOVA RUSSAS ESTADO: CE	
REG. TÉCNICO (SERVIDOR):	JACKSON DE OLIVEIRA
REG. TÉCNICO (PROFESSOR):	JACKSON DE OLIVEIRA
REG. TÉCNICO (TÍTULO):	03/03/2008
REG. TÉCNICO (PROFISSIONAL):	000000000
REG. TÉCNICO (PROFISSIONAL):	000000000
REG. TÉCNICO (PROFISSIONAL):	000000000
OBSERVAÇÕES:	
UNICA	

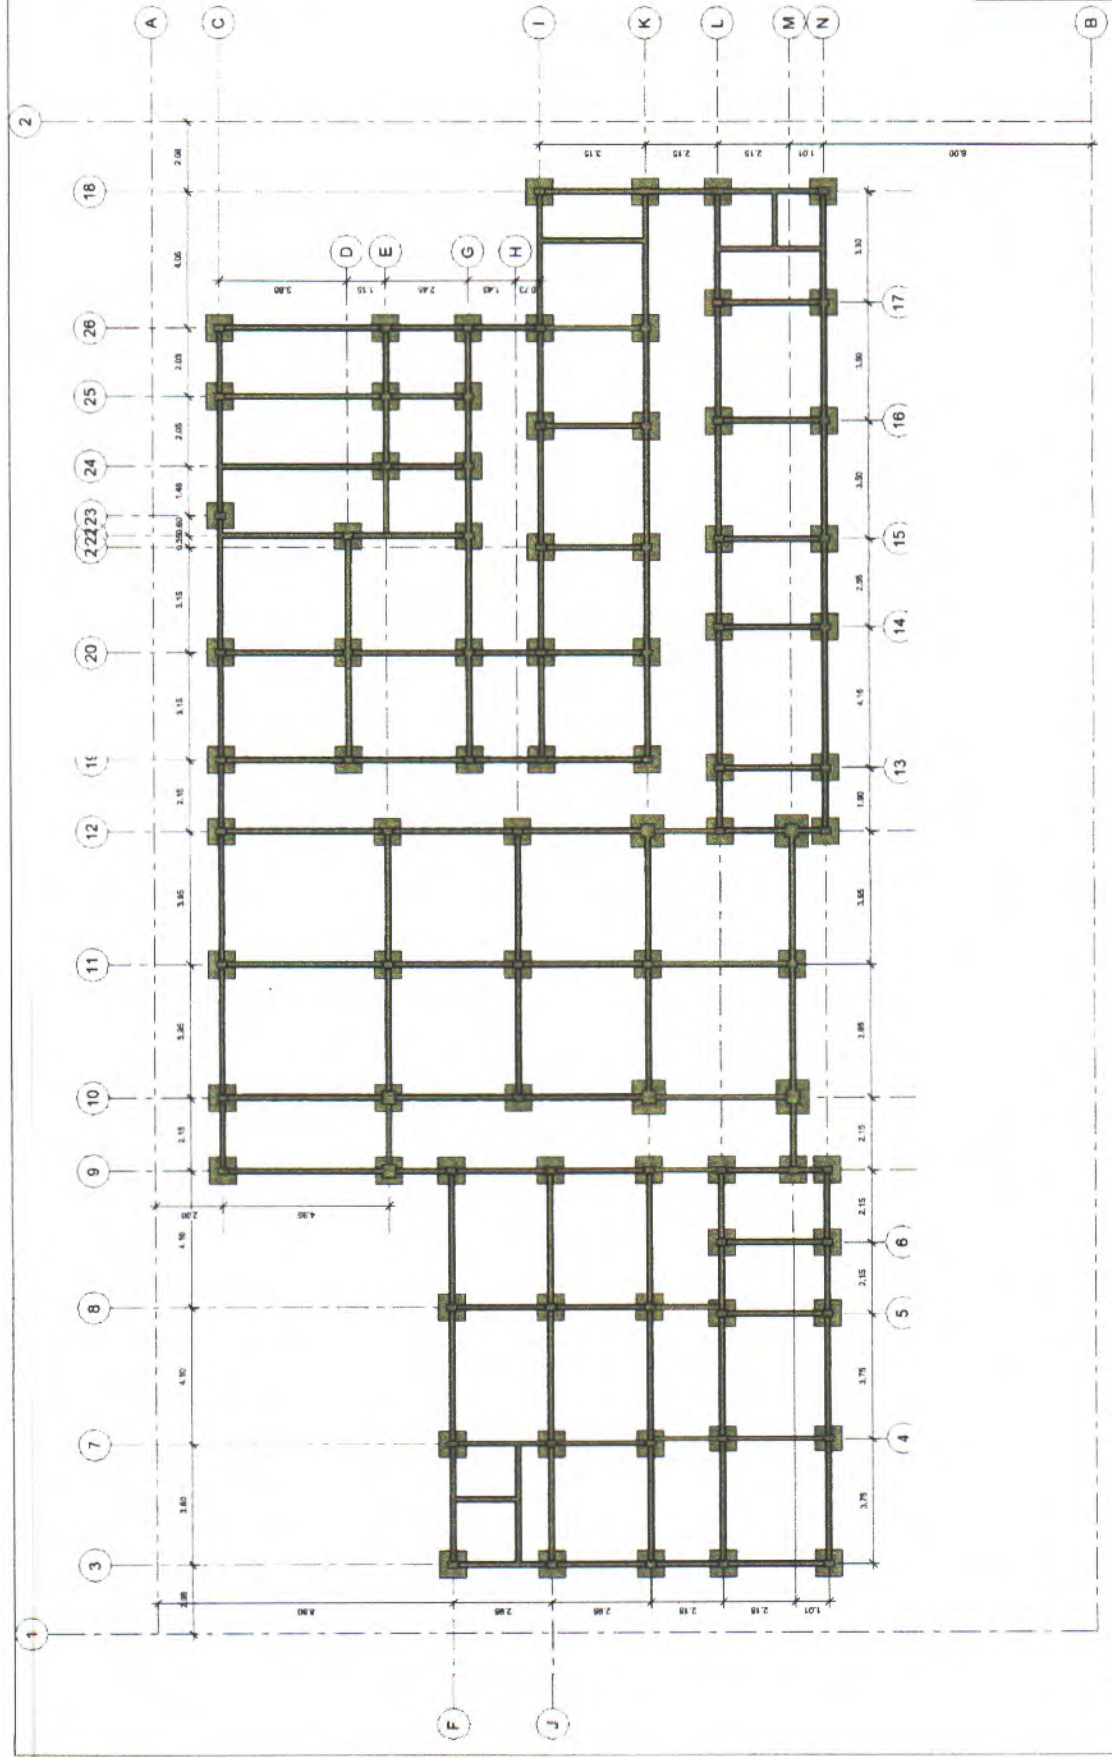



1 VIGAS PISO

Nova Russas
 PREFEITURA MUNICIPAL DE NOVA RUSSAS
 CONTRATO DE LOCAÇÃO DE TERRENO Nº 17/2014-PROCESSIONAL
 Rua Manoel de Albuquerque de Sá, Universidade Nova Russas - Ceará
 CEP: 63000-000
 Fone: (85) 3301-1111
 E-mail: nova.russas@nova.russas.ce.gov.br



S. S. Santos
PAULINO SANTAGO DE MOURA
 ENGENHEIRO CIVIL
 CREA-CE 354778
 RUA: 00001771/100

Tabela da fundação estrutural		
Válume	Tipo	Cantidade
30,34 m³	Sapata 80x80x60	79
30,34 m³	Sapatas 100x100x60	4
3,20 m³		
33,54 m³		

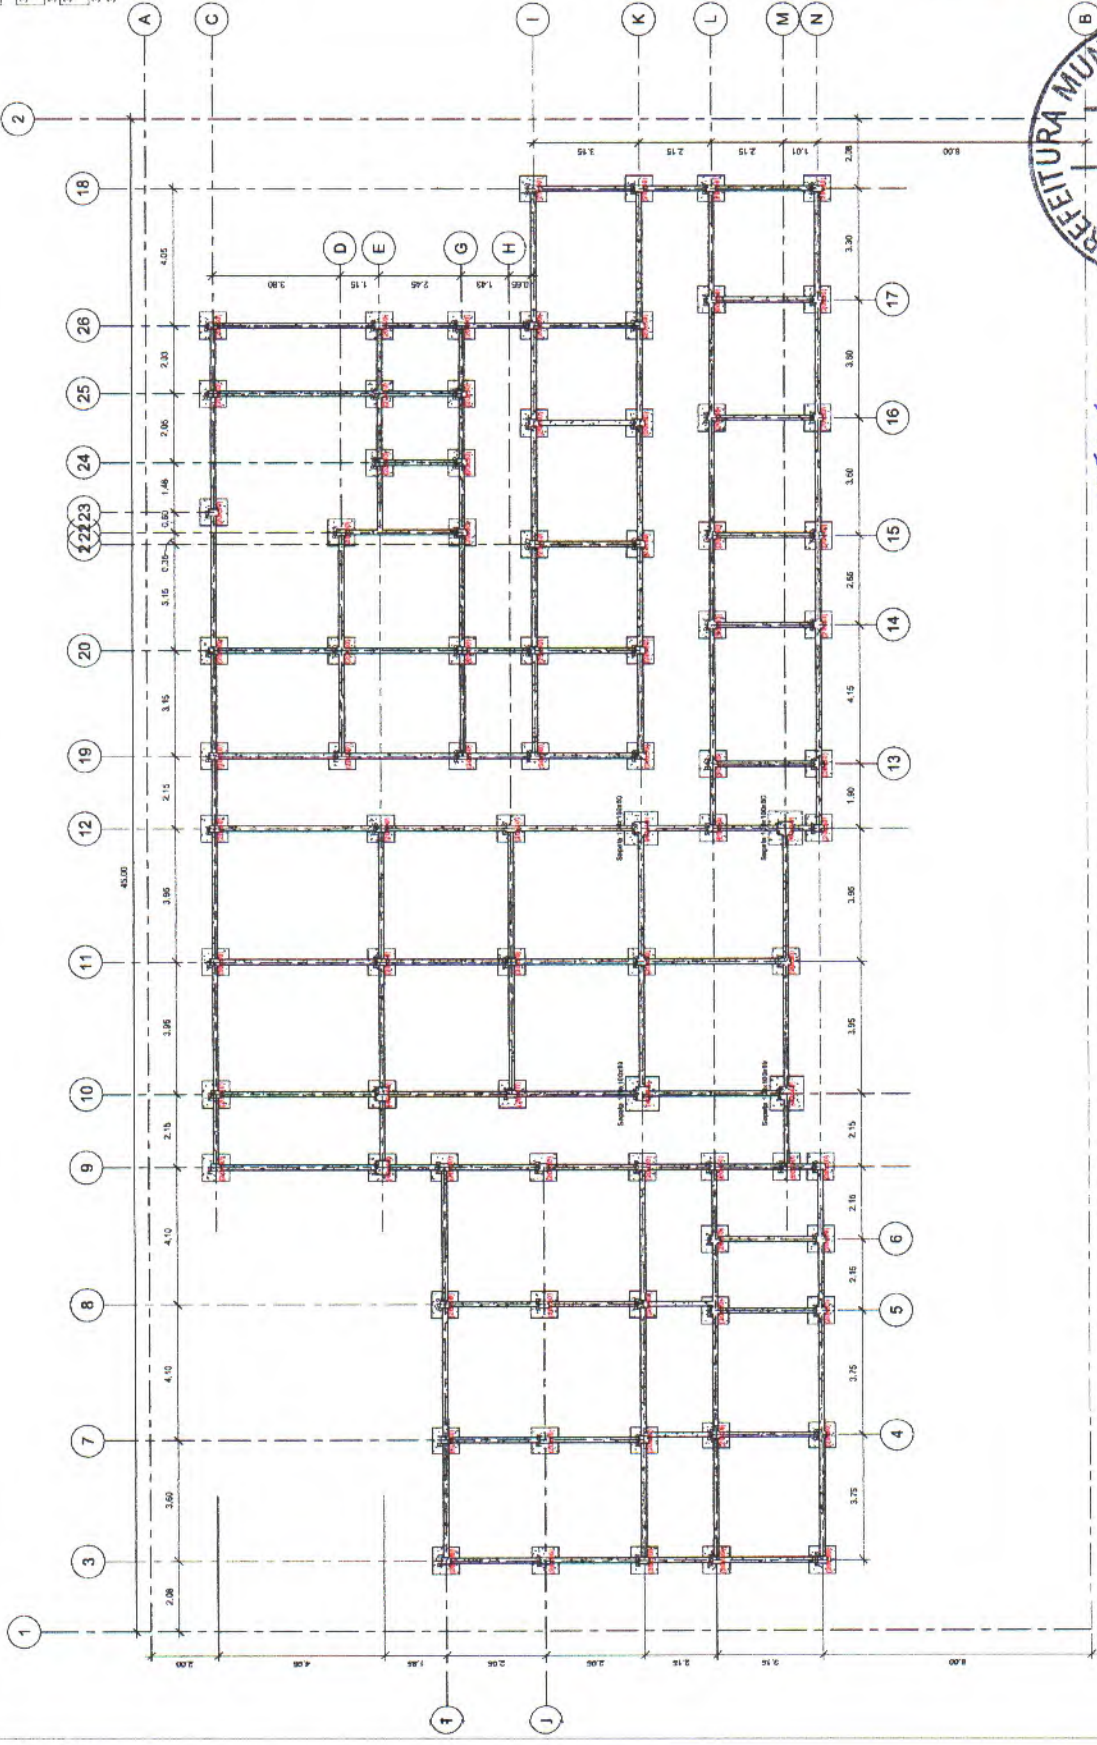PREFEITURA MUNICIPAL DE NOVA RUSSAS
 COMISSÃO DE LICITAÇÃO DE ATENDIMENTO PROVISÓRIO
 Rua Manoel de Barros de Sá, s/n, Universidade Nova Russas - Casa
 Nova Russas - Ceará
 CEP: 63011-000
 FONE: (85) 3333-1111
 FAX: (85) 3333-1111



Valdir Santiago de Moura
VALDIR SANTIAGO DE MOURA
 ENGENHEIRO CIVIL
 CREA-CE 554778
 (CNPJ 08.001.111/0001-00)

1 LOCAÇÃO DE FUNDAÇÃO
 1:75

